



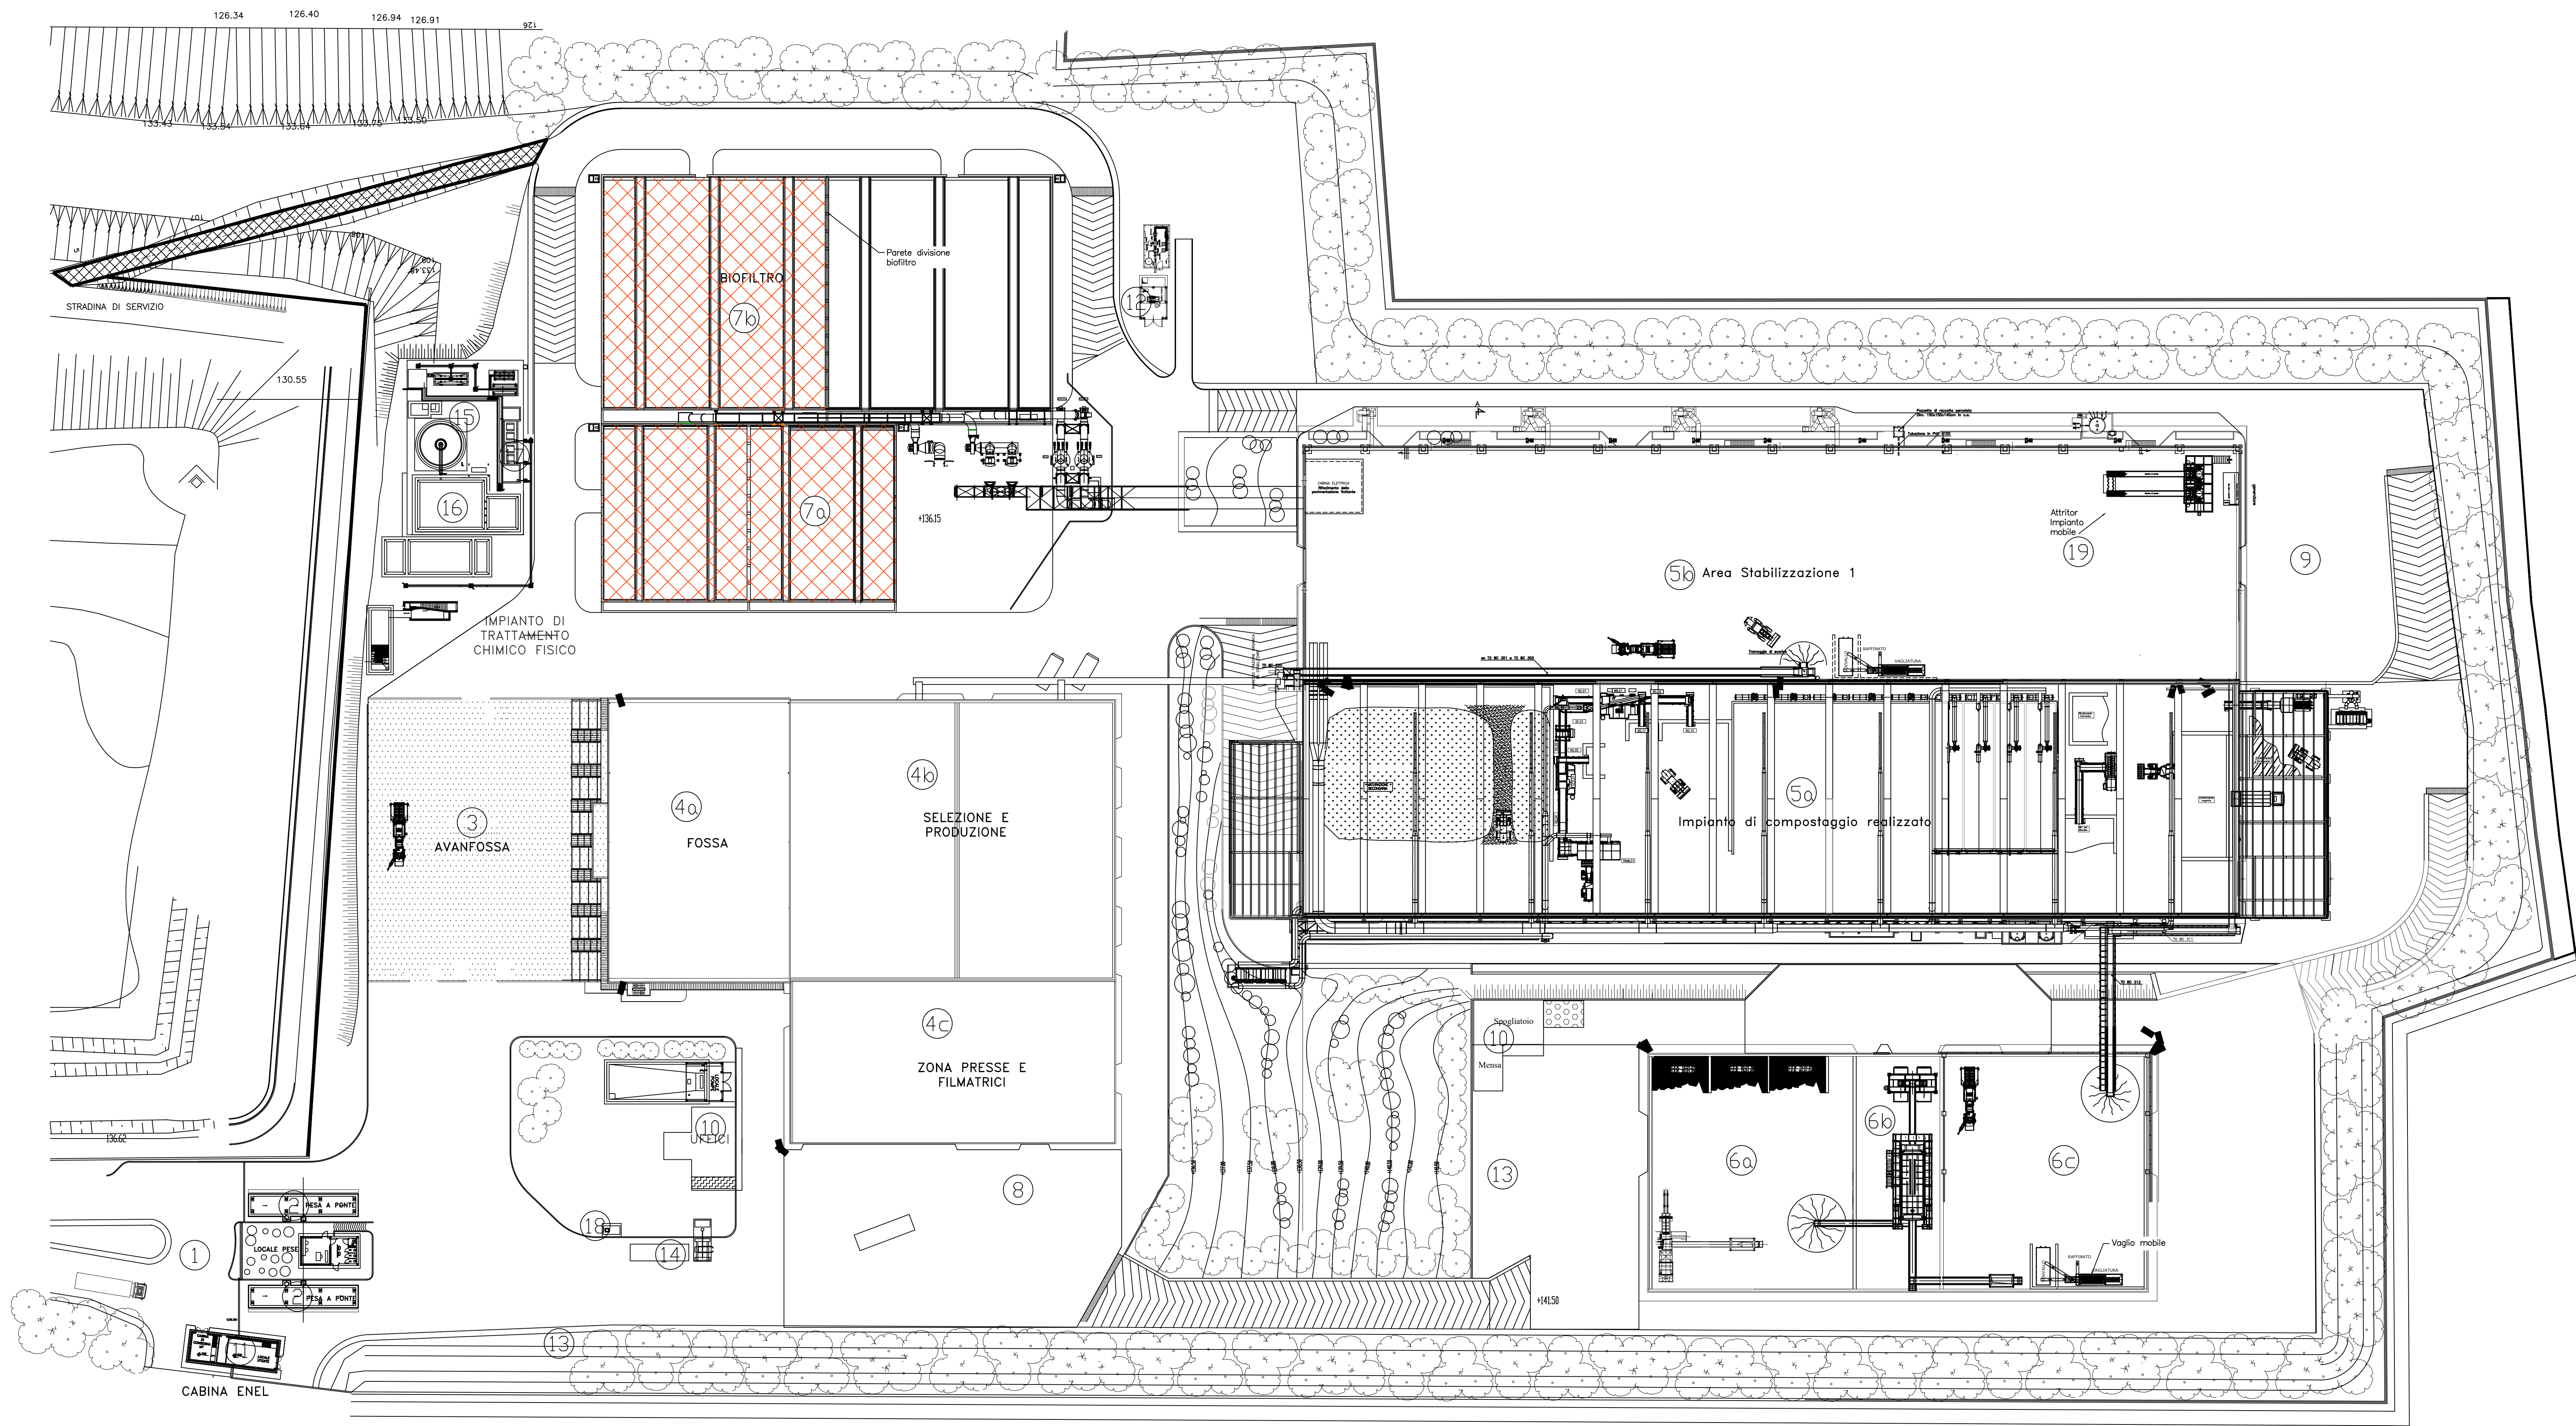

LEGENDA

- ① — INGRESSO E USCITA AUTOMEZZI
- ② — PESE A PONTE
- ③ — EDIFICIO AVANFOSSA
- ④a — IMPIANTO DI RICEZIONE RSU
- ④b — IMPIANTO DI SELEZIONE RSU E PRODUZIONE
- ④c — ZONA PRESSE E FILMATRICE
- ⑤a — IMPIANTO DI COMPOSTAGGIO (EX AREA STABILIZZAZIONE 2
- ⑤b — AREA STABILIZZAZIONE 1 – EX MVA
- ⑥a — PIATTAFORMA DI RECUPERO – SEZIONE A
- ⑥b — PIATTAFORMA DI RECUPERO – SEZIONE B
- ⑥c — PIATTAFORMA DI RECUPERO – SEZIONE C
- ⑦a — BIOFILTRO TOBI 501
- ⑦b — BIOFILTRO TOBI 502
- ⑧ — PIAZZALE DI CARICO FST
- ⑨ — PIAZZALE DI CARICO FUT RAFFINATA
- ⑩ — PALAZZINA UFFICI
- ⑪ — CABINA ENEL
- ⑫ — STAZIONE ANTINCENDIO
- ⑬ — PARCHEGGI DIPENDENTI
- ⑭ — IMPIANTO LAVAGGIO AUTOMEZZI
- ⑮ — TRATTAMENTO ACQUE
- ⑯ — VASCA DI ACCUMOLO
- ⑰ — IMPIANTO DI SOLLEVAMENTO
- ⑱ — SERBATOI GASOLIO
- ⑲ — ATTRITOR–IMPIANTO MOBILE

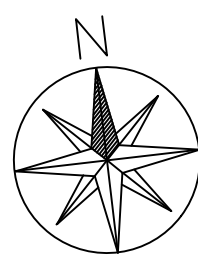

S.A.P.N.A. SpA
Sistema Ambiente Provincia di Napoli S.p.A. a socio unico

IMPIANTO DI TRATTAMENTO MECCANICO
BIOLOGICO TMB DI TUFINO

Fornitura e posa in opera del materiale biofiltrante a servizio dei biofiltri destinati al trattamento e la deodorizzazione delle arie esauste in uscita dal sistema di lavaggio aria (scrubber) degli impianti TMB di Giugliano in Campania (NA), TMB di Tufino (NA) e STIR di Caivano (NA)

ELABORATO N.:	TITOLO:	
EG1	PLANIMETRIA LOCALIZZAZIONE BIOFILTRI	
SCALA: 1:500	Rev.	Data
	01	Ottobre 2024
	02	Febbraio 2025

AMMINISTRATORE UNICO	dott. Renato Penza
RESPONSABILE TECNICO	ing. Domenico Ruggiero
GRUPPO DI LAVORO	Area Tecnica